


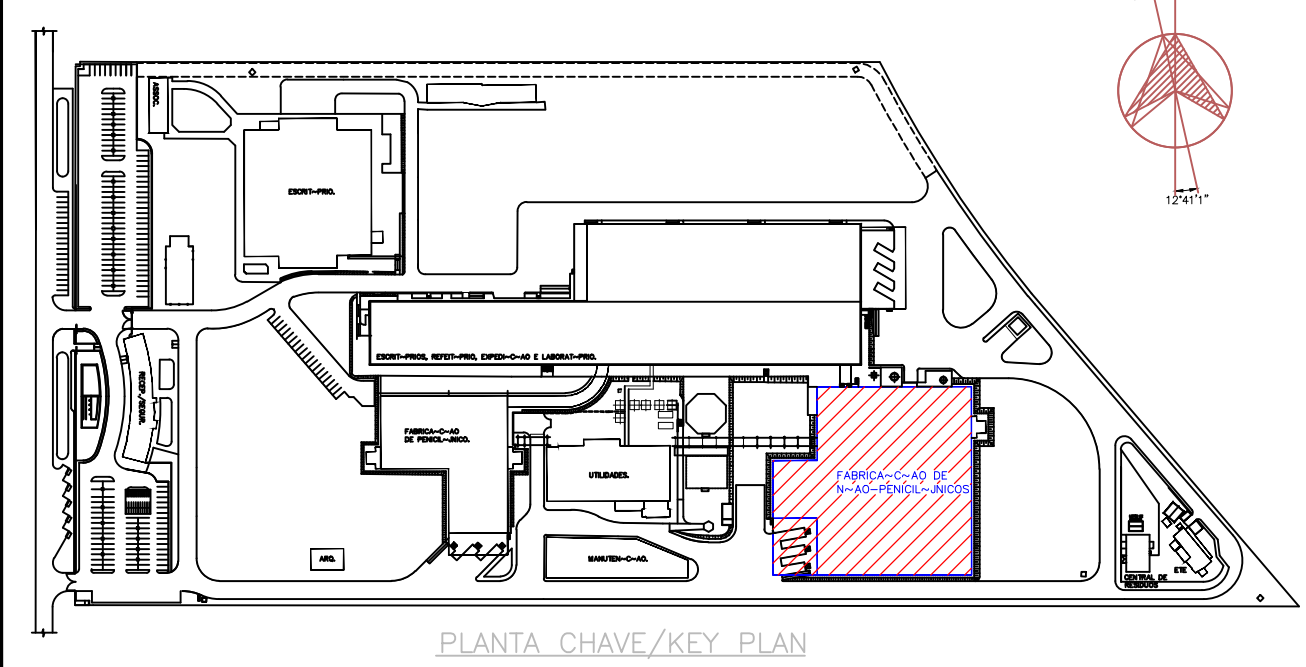

1 PLANTA BAIXA EQUIPAMENTOS FUTURO
ESCALA 1/125

DOCUMENTOS DE REFERÊNCIA

LEGENDA

NOTAS:



A		13/02/19		Inclusão de data anterior de uso sido 72254		A. Melo		J. Junior	J. Camargo
0		10/05/16		Emissão inicial		A. Melo		J. Junior	J. Camargo
Revisão		Data		Comentários		Projeto		Verificação	Aprovação
Ministério da Saúde									
FIOCRUZ									
Fundação Oswaldo Cruz									
									
NÚMERO DO PRÉDIO 070									
TÍTULO DO PROJETO FABRICAÇÃO DE NÃO-PINICILINICO									
TIPO DE PROJETO / SUB-TIPO DE PROJETO					FASE DO PROJETO				
SISTEMAS DE PW DE ARV E PRODUTOS COMUNS					EXECUTIVO				
OBJETIVO / SETOR									
2º PAVIMENTO - PRÉDIO 70									
TÍTULO DO DESENHO									
ENCAMINHAMENTO DE TUBULAÇÃO - OD-2º-PW-05									
NOME DO ARQUIVO MAGNÉTICO					DOCUMENTO DE REFERÊNCIA				
DE-FARIPW-W070A017									
ESCALA S/E					Nº PRANCHA				
DATA		DESENHISTA		RESPONSÁVEL TÉCNICO		VISTO		01/01	
10/05/2018		A.MELO		JORGE CAMANHO					